

Mapa do celów projektowych

Nr arkusza mapy : 7.139.27.08.4.2, 7.139.27.08.4.4, 7.139.27.09.3.1, 7.139.27.09.3.3

Układ współrzędnych poziomych : 2000

Układ wysokościowy: Kronsztad H86

Skala 1:500

Miejscowość : Sandomierz, działki nr : 552/2, 553/4, 554/4, 555/4, 555/5, 559/2, 559/3, 559/6, 973/1, 973/4, 973/4, 1254/2.

Identyfikator i nazwa jednostki ewidencyjnej: 260901_1 Sandomierz

Identyfikator i nazwa obrębu ewidencyjnego: 260901_1.0004 Sandomierz Poscaleniowy

Identyfikator zgłoszenia pracy geodezyjnej: GK.6640.1280.2018

Data opracowania mapy: 22.09.2018r.

Nie sprawdzano obciążeń gruntowych w zakresie aktualizacji

Mapa aktualna w oznaczonym zakresie

Geodeta
inż. Barbara Naumczyk
nr upr. zaw. 15075
zakres I i II


USŁUGI GEODEZYJNE
Zbigniew Dobroch
ul. Słowackiego 7/9, 27-600 Sandomierz
tel. 887-916-126
NIP 864-111-64-85 REGON 260436635

Nazwa/imię i nazwisko wykonawcy
oraz data i podpis osoby reprezentującej
wykonawcę

Za zgodność z oryginałem
mapy do celów projektowych

| | |
|--|--|
| Poświadczam, że niniejszy dokument został opracowany w wyniku prac geodezyjnych i kartograficznych, których rezultaty zawiera operat techniczny wpisany do ewidencji materiałów państwowego zasobu geodezyjnego i kartograficznego | |
| Organ prowadzący państwowy zasób geodezyjny i kartograficzny | Starosta Sandomierski |
| Identyfikator ewidencyjny materiału zasobu - operatu technicznego | P2609.2018.1243 |
| Data wpisania operatu technicznego do ewidencji materiałów zasobu | 15.10.2018 |
| Imię, nazwisko i podpis osoby reprezentującej organ prowadzący państwowy zasób geodezyjny i kartograficzny | Z up. STAROSTY KIEROWNIK POWIATOWEGO OŚRODKA Dokumentacji Geodezyjnej i Kartograficznej |

mgr inż. Robert Jarosz

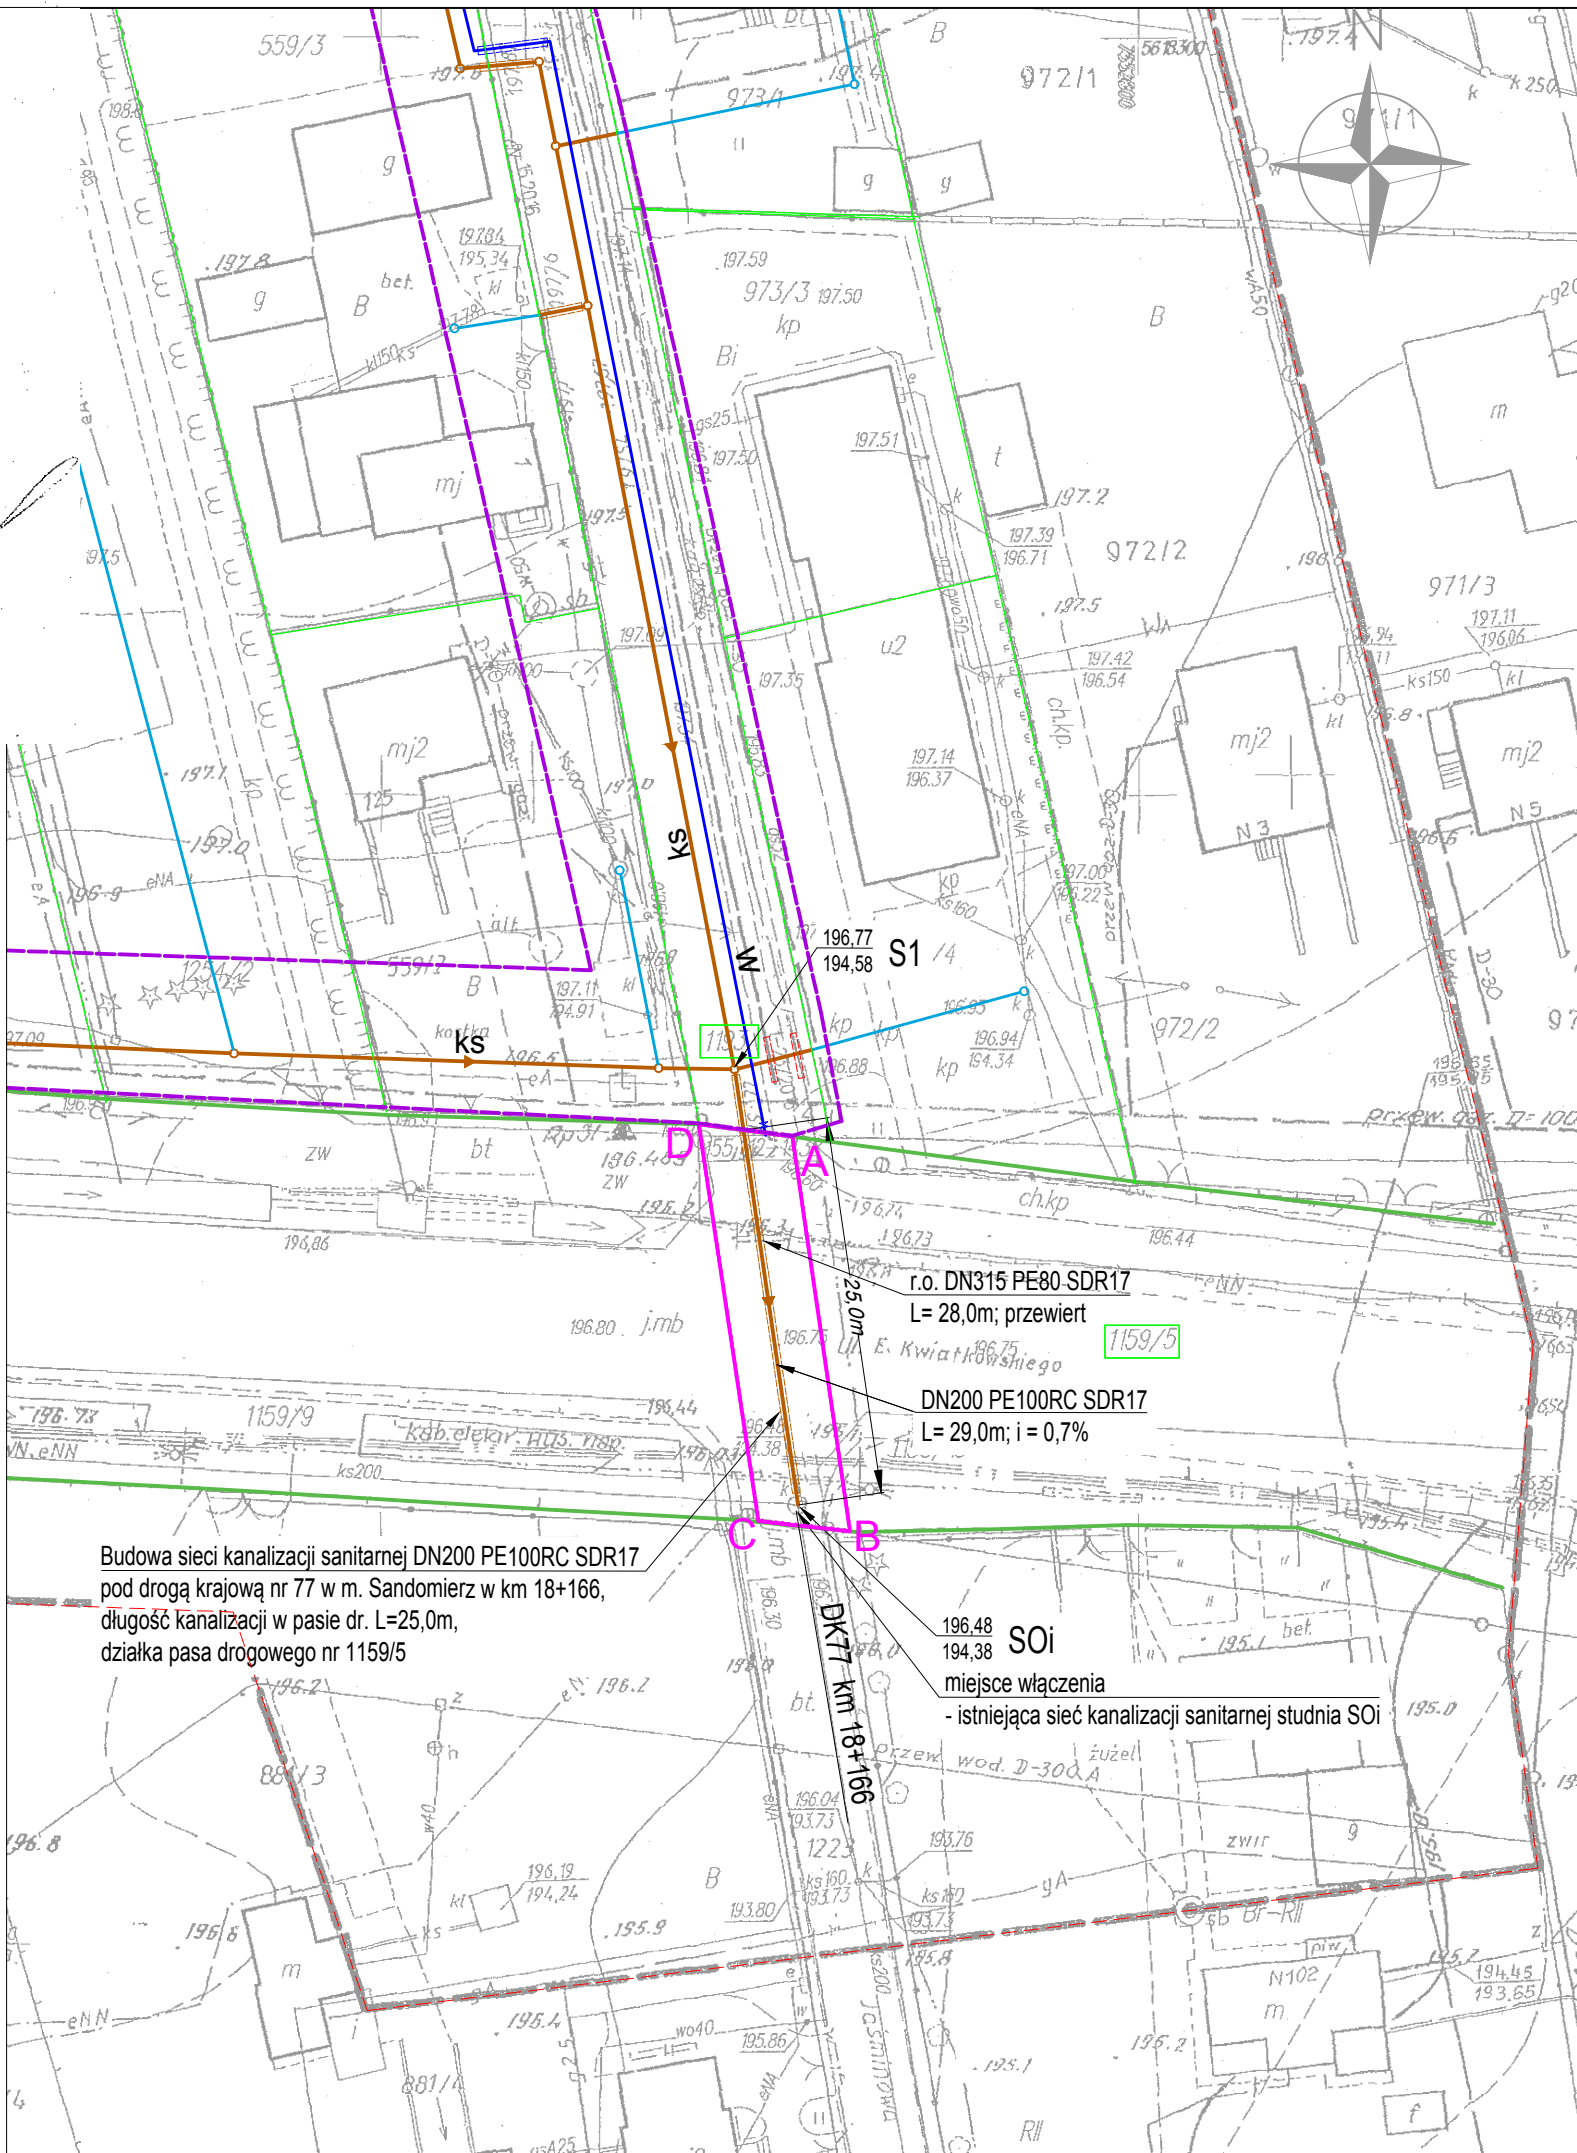

Budowa sieci kanalizacji sanitarnej DN200 PE100RC SDR17
pod drogą krajową nr 77 w m. Sandomierz w km 18+166,
długość kanalizacji w pasie dr. L=25,0m,
działka pasa drogowego nr 1159/5


196.48 SOi
194.38
miejsce włączenia
- istniejąca sieć kanalizacji sanitarnej studnia SOi

PROJEKT ZAGOSPODAROWANIA TERENU

Przebieg projektowanej kanalizacji sanitarnej przez drogę krajową DK nr 77
w km 18+166 w m. Sandomierz, dz. nr ewid. 1159/5

OBIEKT: BUDOWA ODCINKA SIECI KANALIZACJI SANITARNEJ
W REJONIE ULICY KWIATKOWSKIEGO I MILBERTA W SANDOMIERZU

INWESTOR: PRZEDSIĘBIORSTWO GOSPODARKI KOMUNALNEJ I MIESZKANIOWEJ
w SANDOMIERZU Sp. z o.o.
27-600 Sandomierz, ul. Przemysłowa 12

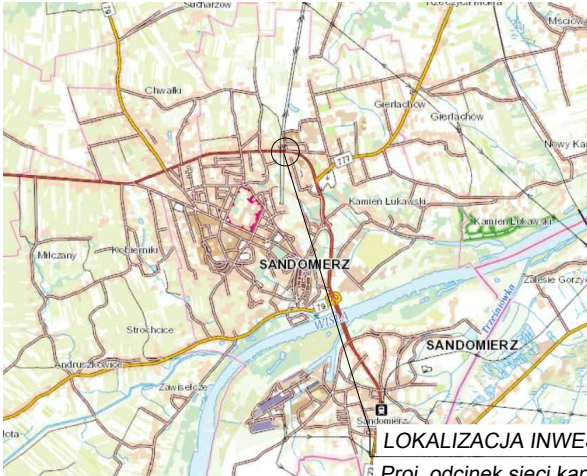

LOKALIZACJA INWESTYCJI

Proj. odcinek sieci kanalizacji sanitarnej

Powierzchnia kanalizacji sanitarnej
pod drogą krajową Nr 77 w m. Sandomierz
w km 18+166 w granicach działki drogowej nr ewid. 1159/5
 $A=25,0m \times 0,315m = 7,875m^2$

OBJAŚNIENIA:

- GRANICA PASA DROGOWEGO - DROGA KRAJOWA NR 77
W M. SANDOMIERZ, DZ. NR EWID. 1159/5
- GRANICE DZIAŁEK OBJĘTYCH ZAKRESEM OPRACOWANIA
(dane wg. ewidencji gruntów)
- ZAKRES OPRACOWANIA / ODDZIAŁYWANIA INWESTYCJI
- ZAKRES INWESTYCJI OBJĘTEJ WNIOSEM, WG KOMPETENCJI
WOJEWODY ŚWIĘTOKRZYSKIEGO, OBSZAR ODDZIAŁYWANIA INWESTYCJI

PROJEKTOWANE I ISTANIEJĄCE SIECI INFRASTRUKTURY TECHNICZNEJ

- ks - PROJEKTOWANY ODCINEK SIECI KANALIZACJI SANITARNEJ Dn200 mm PE100
W GRANICACH PASA DROGOWEGO DK NR 77 O DŁ. L=25,0m;
METODA WYKONANIA: PRZEWIERT W RURZE OSŁONOWEJ Dn 315mm PE80 o dł. L=28,0m
- ks - PROJ. ODCINEK SIECI KANALIZACJI SANITARNEJ Dn200 mm PE, PVC
- wg odrębnego opracowania
- PLANOWANE PRZYŁĄCZA KANALIZACJI SANITARNEJ Dn 160 PVC, PE
- nie objęte zakresem opracowania
- w - PROJEKTOWANY ODCINEK SIECI WODOCIĄGOWEJ Dn160X9,5 PE100 PN10 SDR17
- wg odrębnego opracowania

USŁUGI PROJEKTOWE - mgr inż. GRAŻYNA STYPA
27-600 Sandomierz, ul. T. Kościuszki 6a/7

| | | | | |
|--|--|---|--------|---|
| TEMAT Przebieg projektowanej kanalizacji sanitarnej przez drogę krajową DK nr 77 w km 18+166 w m. Sandomierz, dz. nr ewid. 1159/5 | | | | |
| INWESTOR | PRZEDSIĘBIORSTWO GOSPODARKI KOMUNALNEJ I MIESZKANIOWEJ w SANDOMIERZU Sp. z o.o. 27-600 SANDOMIERZ ul. PRZEMYSŁOWA 12 | | | |
| RODZ. OPAC. | PROJEKT ZAGOSPODAROWANIA TERENU | | | Branża Sanitarna Faza PROJ. BUD. |
| | IMIĘ I NAZWISKO | SPECJALNOŚĆ NR UPR. BUDOWLANYCH | PODPIS | Skala 1 : 500 |
| PROJEKTOWAŁ | mgr inż. Grażyna STYPA | specjalność instalacyjna w zakresie sieci, instalacji urządzeń cieplnych, wentylacyjnych, gazowych, wodociągowych i kanalizacyjnych PDK/0001/POOS/08 | | Data I 2019r. |
| SPRAWDZIŁ | inż. Anna MIANOWSKA | specjalność instalacyjna w zakresie sieci, instalacji urządzeń cieplnych, wentylacyjnych, gazowych, wodociągowych i kanalizacyjnych PDK/0237/PWOS/12 | | Nr rys. 1 |