


PRZEKRÓJ D-D  
SKALA 1:50

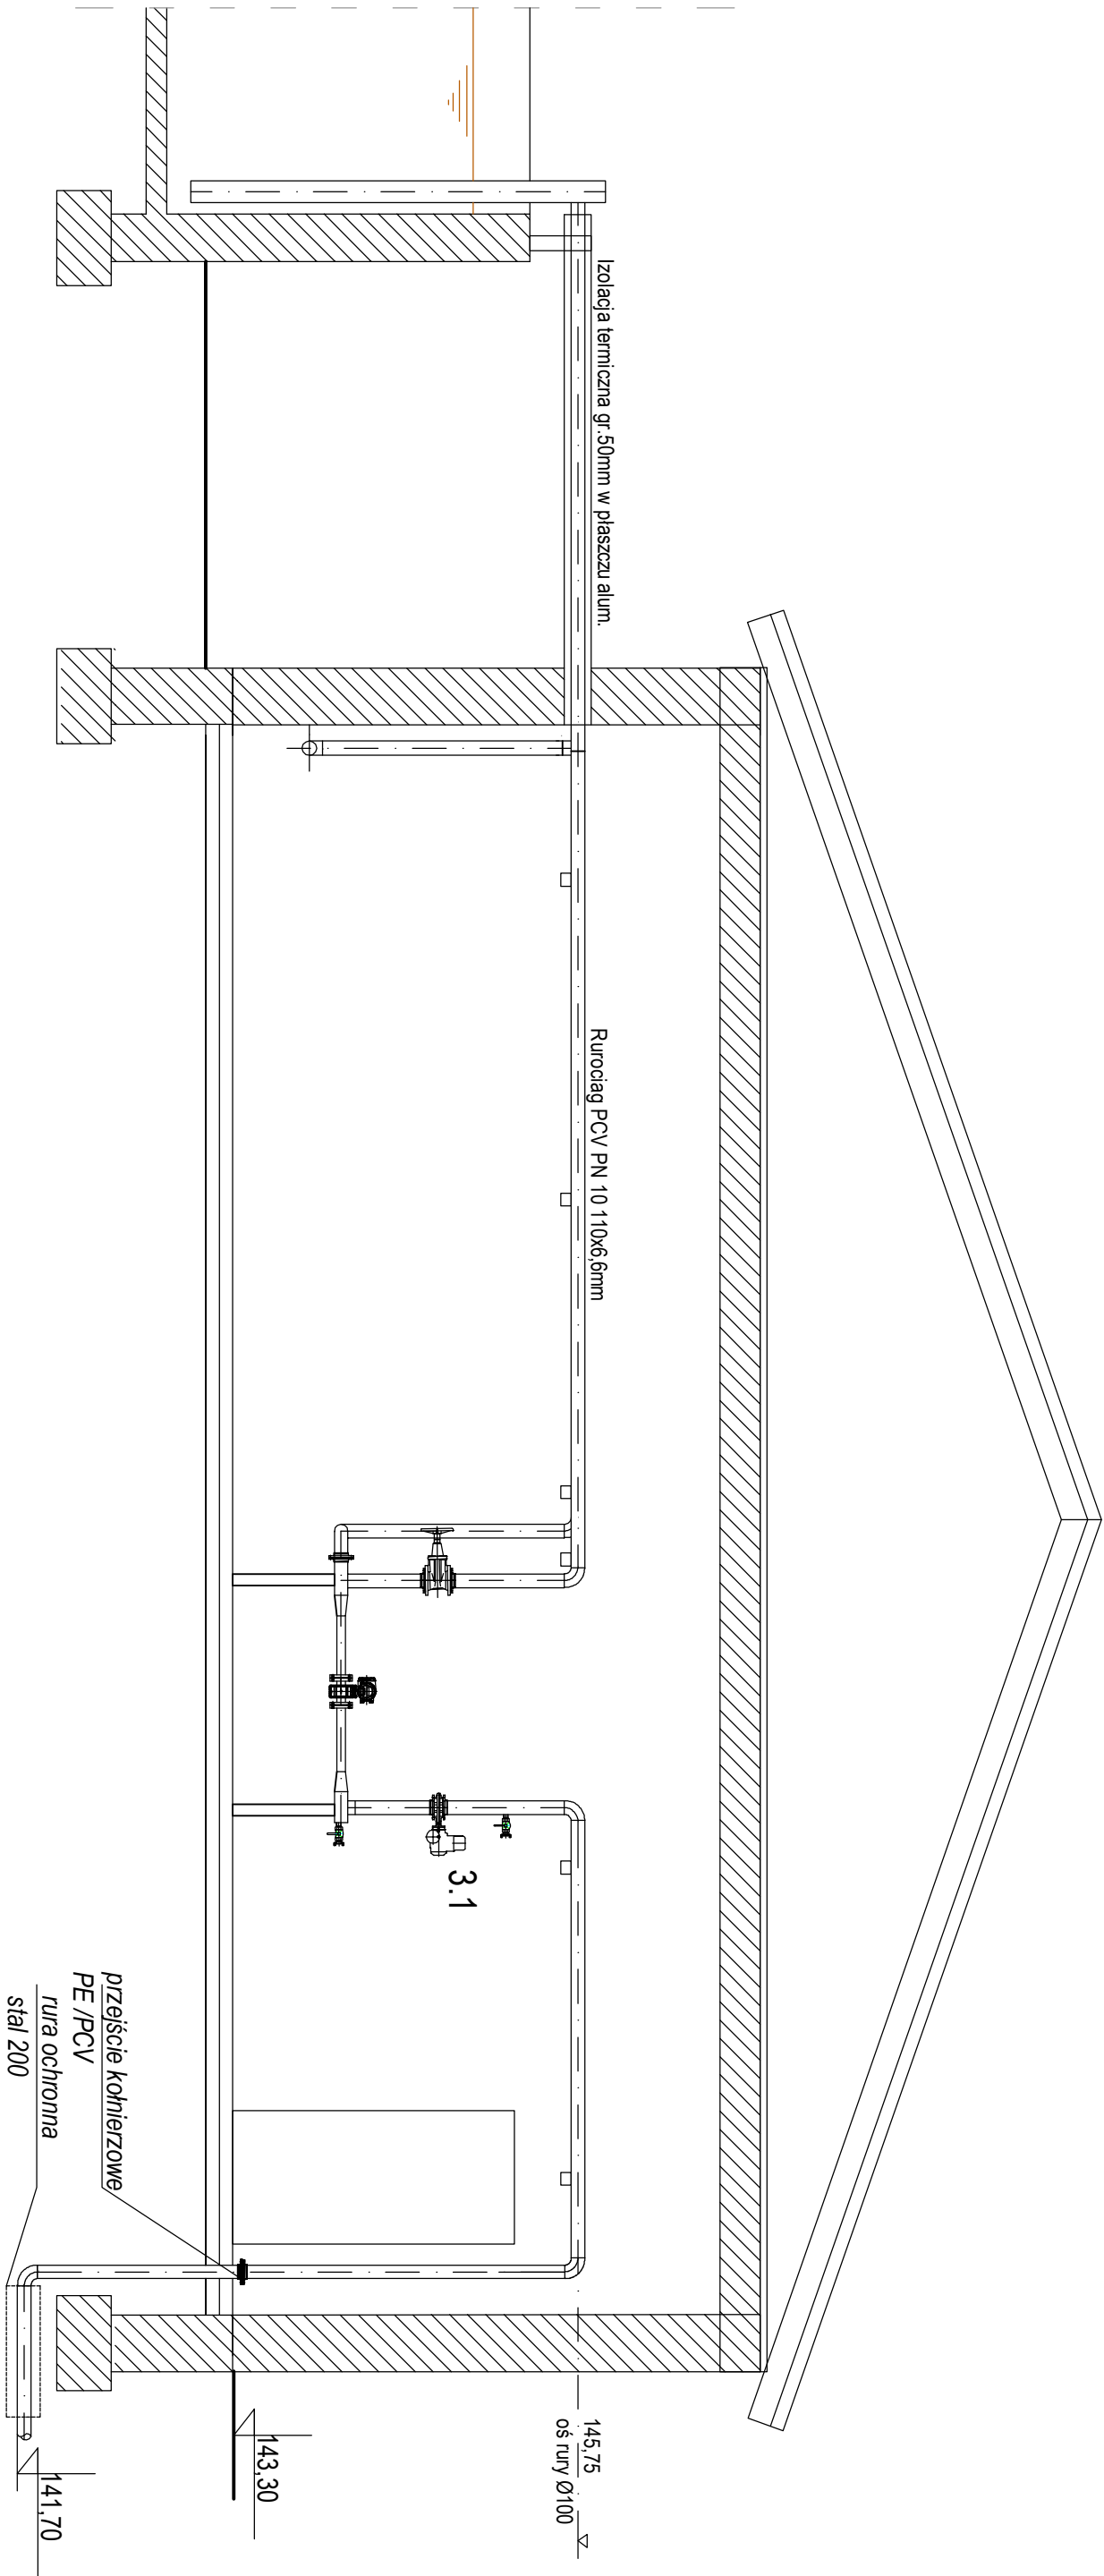

WYTYCZNE I UWAGI:

1. Instalację wykonać z rur PCV/PN 10.
2. Wymianie podlega rurarz i przepustnice z napędem elektrycznym. Po zdemontowaniu zasuw należy je zamontować ponownie.
2. Uszczelki do połączeń kohnierzowych powinny być wykonane z kauczuku etylenowo-propylenowego -IRHD 66-75 wg ISO46333.
3. Urządzenia mocować do fundamentu zgodnie z wytycznymi producenta.
4. W przypadku kolizji z istniejącym uzbrojeniem podziemnym dopuszcza się zmianę trasy przewodów przy zachowaniu wymagań technologicznychstawianych instalacji.
5. Instalacje wewnętrzne natynkowe między urządzeniami wykonane na montażu po ich usytuowaniu.
6. Rurociągi technologiczne mocować za pośrednictwem podpór, wsporników i obejm- sposób ustalić w fazie montażu.
7. Zestawienie pozycji i materiałów podano w specyfikacji ,przedmiarze robót ujętej w części opisowej dokumentacji.

Investor:	Przedsiębiorstwo Gospodarki Komunalnej i Mieszkaniowej w Sandomierzu Sp. z o. o ul. Piżemysłowa 12 27-600 Sandomierz			Nr. Rys.
Temat:	Remont i modernizacja miejskiej oczyszczalni ścieków w Sandomierzu” - ETAP II			T-61-05
Nazwa rys.:	PRZEKRÓJ D-D			
Obiekt:	Faza: Projekt budowlany		Data: 03.2014	Skala: 1:50
Branża:	Funkcja	Imię i nazwisko:	Nr upr:	Podpis:
sanitarna	Projektant	mgr inż. Adam Szwed	PDK/0063/POOS/06	