

PRZĘKŁÓJ A-A
SKALA 1:50


LEGENDA:

- ZAKRES PRACOWNIA

PRZEMKÓJ A-A

UWAGI I WYTYCZNE:

1. Instalacje wykonane ze stali nierdzewnej (AISI 316) ;
2. Uszczelnienie dla połączeń kolektorowych powinno być wykonane z kauczuku etylo-o-propylo-pylo- -HHD
66-75 WG ISO6533;
3. W przypadku kolizji z istniejącym uzbrojeniem należy zmienić trasę przewodów PRZ nadzwyczajnie
wymagają technologicznych wykonania instalacji;
4. Rurociągi technologiczne montować za pośrednictwem podpór i obejm - sposób ustalić na montażu;
5. Zestawienie pozycji i materiałów podano w specyfikacji ujętej w części opisowej dokumentacji.

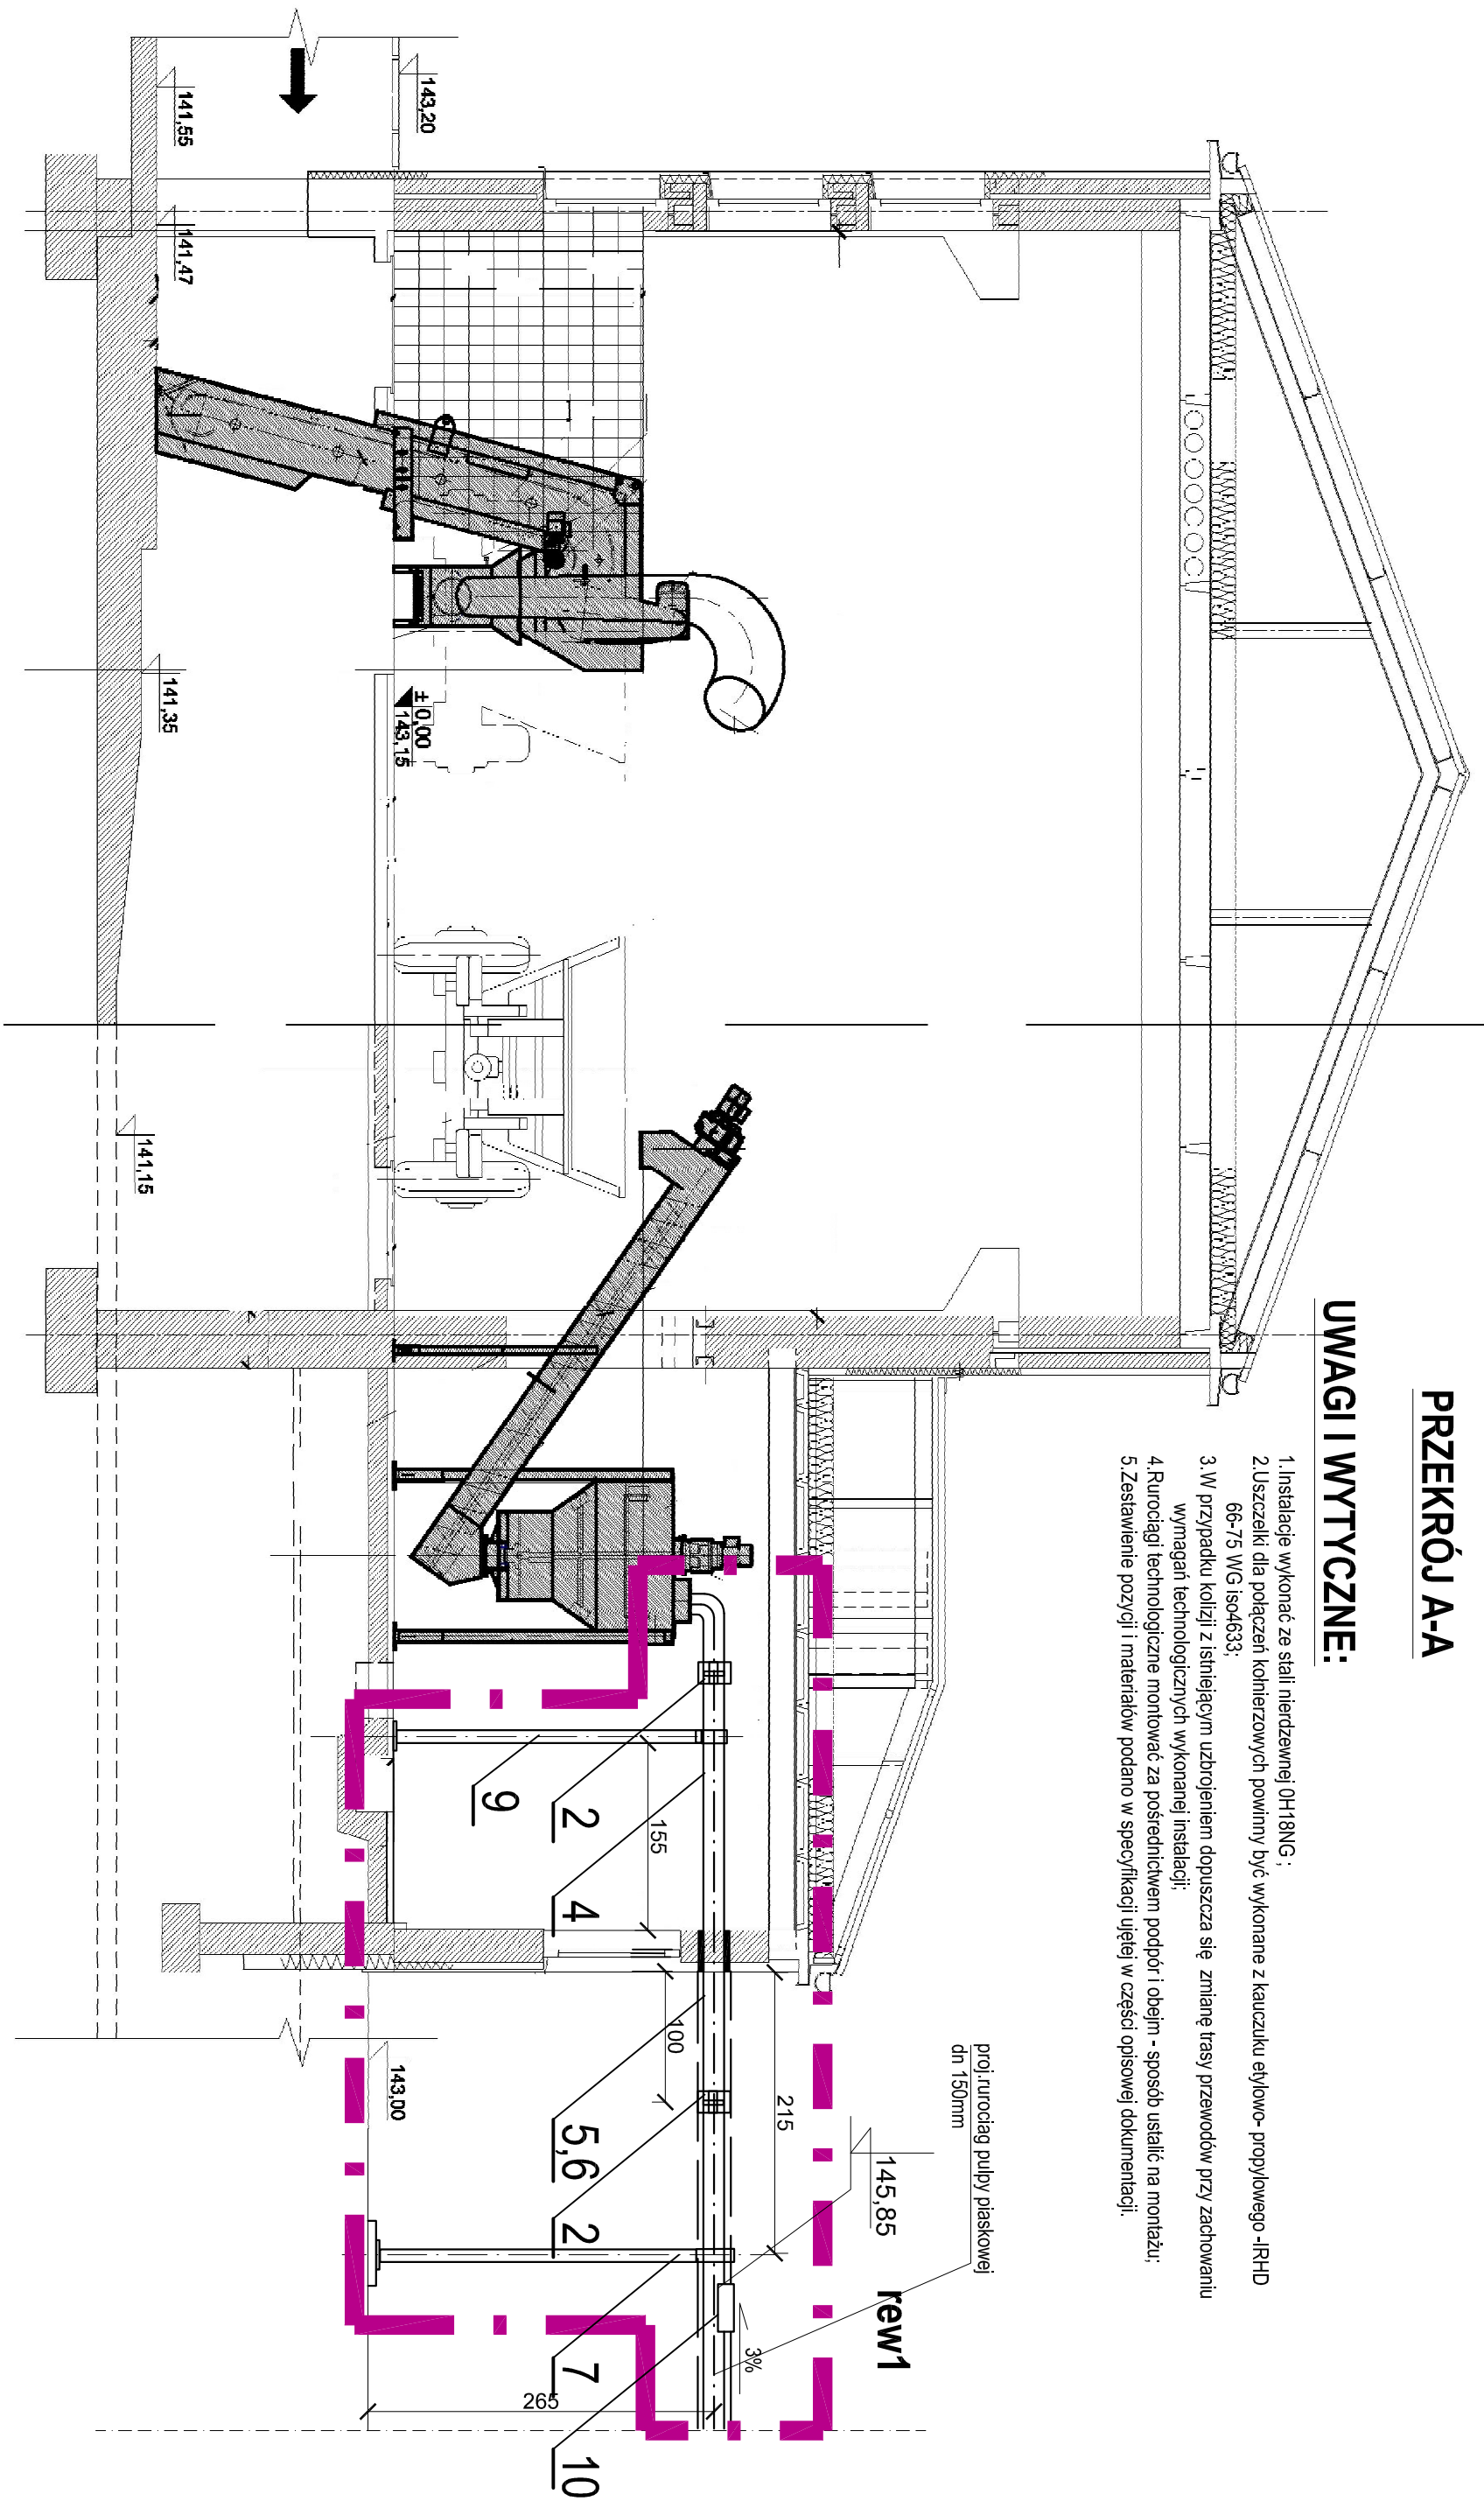

Investor:	Przedsiębiorstwo Gospodarki Komunalnej i Mieszkaniowej w Sandomierzu Sp. z o. o ul. Przemysłowa 12 27-600 Sandomierz				Nr. Rys.
Temat:	Modernizacja instalacji odprowadzenia pulpy płaskowej z płaskownika				T-04
Nazwa rys.:	PRZEMÓJ A-A- BUDYNEK KRAT OB.04				
Objekt:	Faza: Projekt budowlany		Data: 11.2017	Skala: 1:50	
Branża:	Funkcja	Intyt i nazwisko:	Nr upr:	Podpis:	
santama	Projektant	mgr inż. Adam Szwed	PDK/0063/POOS/06		