

MAPA DO CELÓW PROJEKTOWYCH

Skala: 1:500  
Ark. mapy: 7.139.27.18.4.2  
Woj.: świętokrzyskie  
Powiat: sandomierski  
Gmina: 260901\_1 Sandomierz  
Obręb: 260901\_1.0003 Sandomierz Lewobrzeżny  
Obiekt: dz. 996 i inne

ID prac: GK.6640.1535.2019  
Układ współrzędnych prostokątnych płaskich: PL-2000/7  
Układ wysokości: PL-KRON86-NH

W aktualizowanym obszarze nie wyklucza się istnienia innych niezainwentaryzowanych elementów uzbrojenia podziemnego.

W aktualizowanym zakresie nie badano służebności gruntowych.

Obszar aktualizacji zaznaczono kolorem czerwonym.

Mapę wykonał:


USŁUGI GEODEZYJNE  
inż. Dawid Wojas  
ul. gen. J. Bema 144, 39-400 Tarnobrzeg  
NIP 867-220-26-36 REGON 363848915  
tel. 782-412-280 e-mail: dawidwojas@o2.pl

GEODETA UPRAWNIONY  
mgr inż. Dawid Czarnecki  
Nr świadectwa 22979  
ul. Czachowskiego 17/17, 27-600 Sandomierz  
tel. 883 485 118 e-mail: dawidczarnecki@onet.pl

Tarnobrzeg, dn. 08.01.2020 r.

Poświadczam, że niniejszy dokument został opracowany w wyniku prac geodezyjnych i kartograficznych, których rezultaty zawiera operat techniczny wpisany do ewidencji materiałów państwowego zasobu geodezyjnego i kartograficznego	
Organ prowadzący państwowy zasób geodezyjny i kartograficzny	Starosta Sandomierski
Identyfikator ewidencyjny materiału zasobu - operat techniczny	P. 2609.2020.118
Data wpisania operatu technicznego do ewidencji materiałów zasobu	21.01.2020
Imię, nazwisko i podpis osoby reprezentującej organ	Z up. STAROSTY

KIEROWNIK POWIATOWEGO OŚRODKA Dokumentacji Geodezyjnej i Kartograficznej  
mgr inż. Piotr Prześniowski

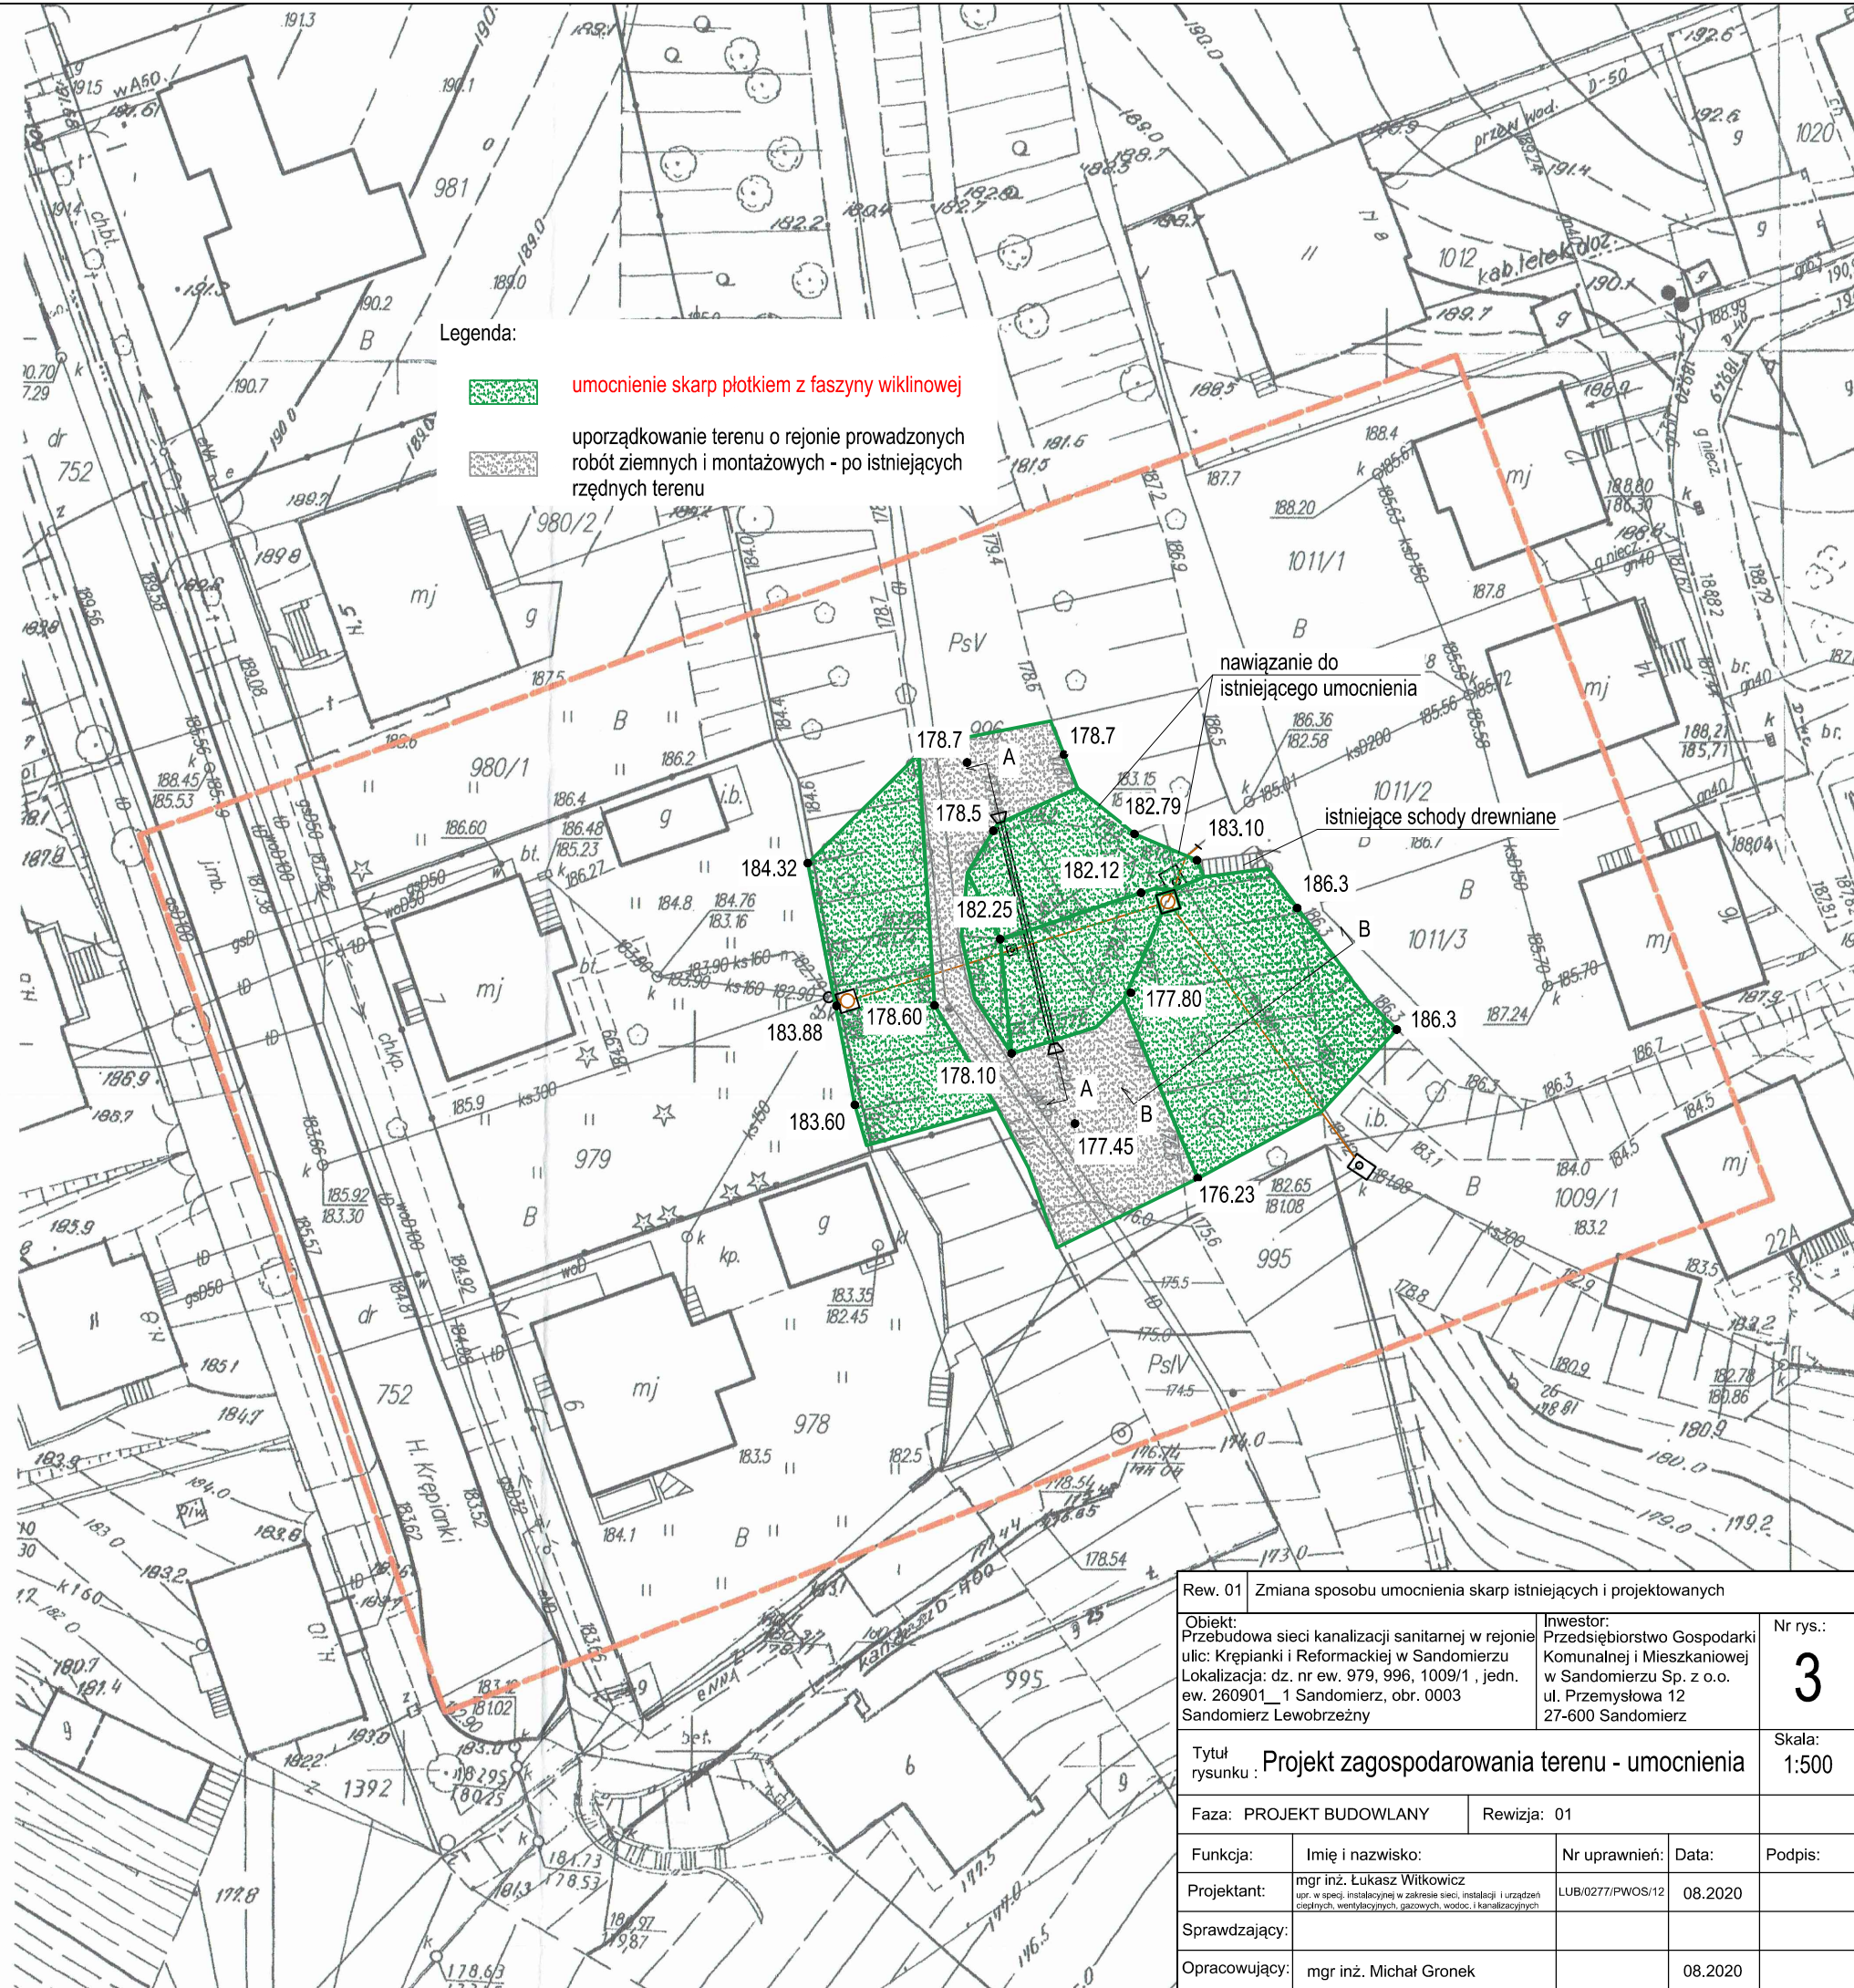

Rew. 01 Zmiana sposobu umocnienia skarp istniejących i projektowanych		Nr rys.: 3	
Objekt: Przebudowa sieci kanalizacji sanitarnej w rejonie ulic: Kępianki i Reformackiej w Sandomierzu Lokalizacja: dz. nr ew. 979, 996, 1009/1, jedn. ew. 260901_1 Sandomierz, obr. 0003 Sandomierz Lewobrzeżny		Inwestor: Przedsiębiorstwo Gospodarki Komunalnej i Mieszkaniowej w Sandomierzu Sp. z o.o. ul. Przemysłowa 12 27-600 Sandomierz	
Tytuł rysunku: Projekt zagospodarowania terenu - umocnienia		Skala: 1:500	
Faza: PROJEKT BUDOWLANY		Rewizja: 01	
Funkcja:	Imię i nazwisko:	Nr uprawnień:	Data:
Projektant:	mgr inż. Łukasz Witkiewicz upr. w spec. instalacyjnej w zakresie sieci, instalacji i urządzeń cieplnych, wentylacyjnych, gazowych, wodociąg. i kanalizacyjnych	LUB/0277/PWOS/12	08.2020
Sprawdzający:			
Opracowujący:	mgr inż. Michał Gronek		08.2020