

Skala: 1:500
Ark. mapy: 7.139.27.18.4.2
Woj.: świętokrzyskie
Powiat: sandomierski
Gmina: 260901_1 Sandomierz
Obręb: 260901_1.0003 Sandomierz Lewobrzeżny
Obiekt: dz. 996 i inne

ID prac: GK.6640.1535.2019
Układ współrzędnych prostokątnych płaskich: PL-2000/7
Układ wysokości: PL-KRON86-NH

W aktualizowanym obszarze nie wyklucza się istnienia innych niezainwentaryzowanych elementów uzbrojenia podziemnego.

W aktualizowanym zakresie nie badano służebności gruntowych.

Obszar aktualizacji zaznaczono kolorem czerwonym.

Mapę wykonał:

USŁUGI GEODEZYJNE
inż. Dawid Wojaś
ul. gen. J. Bema 144. 39-400 Tarnobrzeg
NIP 867-220-26-36 REGON 363848915
tel. 782-412-280 e-mail. dawidwojas@o2.pl

GEODETA
mgr inż. Dawid Wojas


GEODETA UPRAWNIONY
mgr inż. Dawid Czarnecki
Nr świadectwa 22979
ul. Czachowskiego 17/17, 27-600 Sandomierz
tel. 883 485 118 e-mail: dawidczarnecki@onet.pl

Tarnobrzeg, dn. 08.01.2020 r.

Poświadczam się, że niniejszy dokument został opracowany w wyniku prac geodezyjnych i kartograficznych, których rezultaty zawiera operat techniczny wpisany do ewidencji materiałów państwowego zasobu geodezyjnego i kartograficznego	
Organ prowadzący państwowy zasób geodezyjny i kartograficzny	Starosta Sandomierski
Identyfikator ewidencyjny materiału zasobu - operat techniczny	P. 2609.2020.118
Data wpisania operatu technicznego do ewidencji materiałów zasobu	21.01.2020
Imię, nazwisko i podpis osoby reprezentującej organ	Z up. STAROSTY KIEROWNIK POWIATOWEGO O

KIEROWNIK POWIATOWEGO OŚRODKA
Dokumentacji Geodetycznej i Kartograficznej

mgr inż. Piotr Trzeźniowski

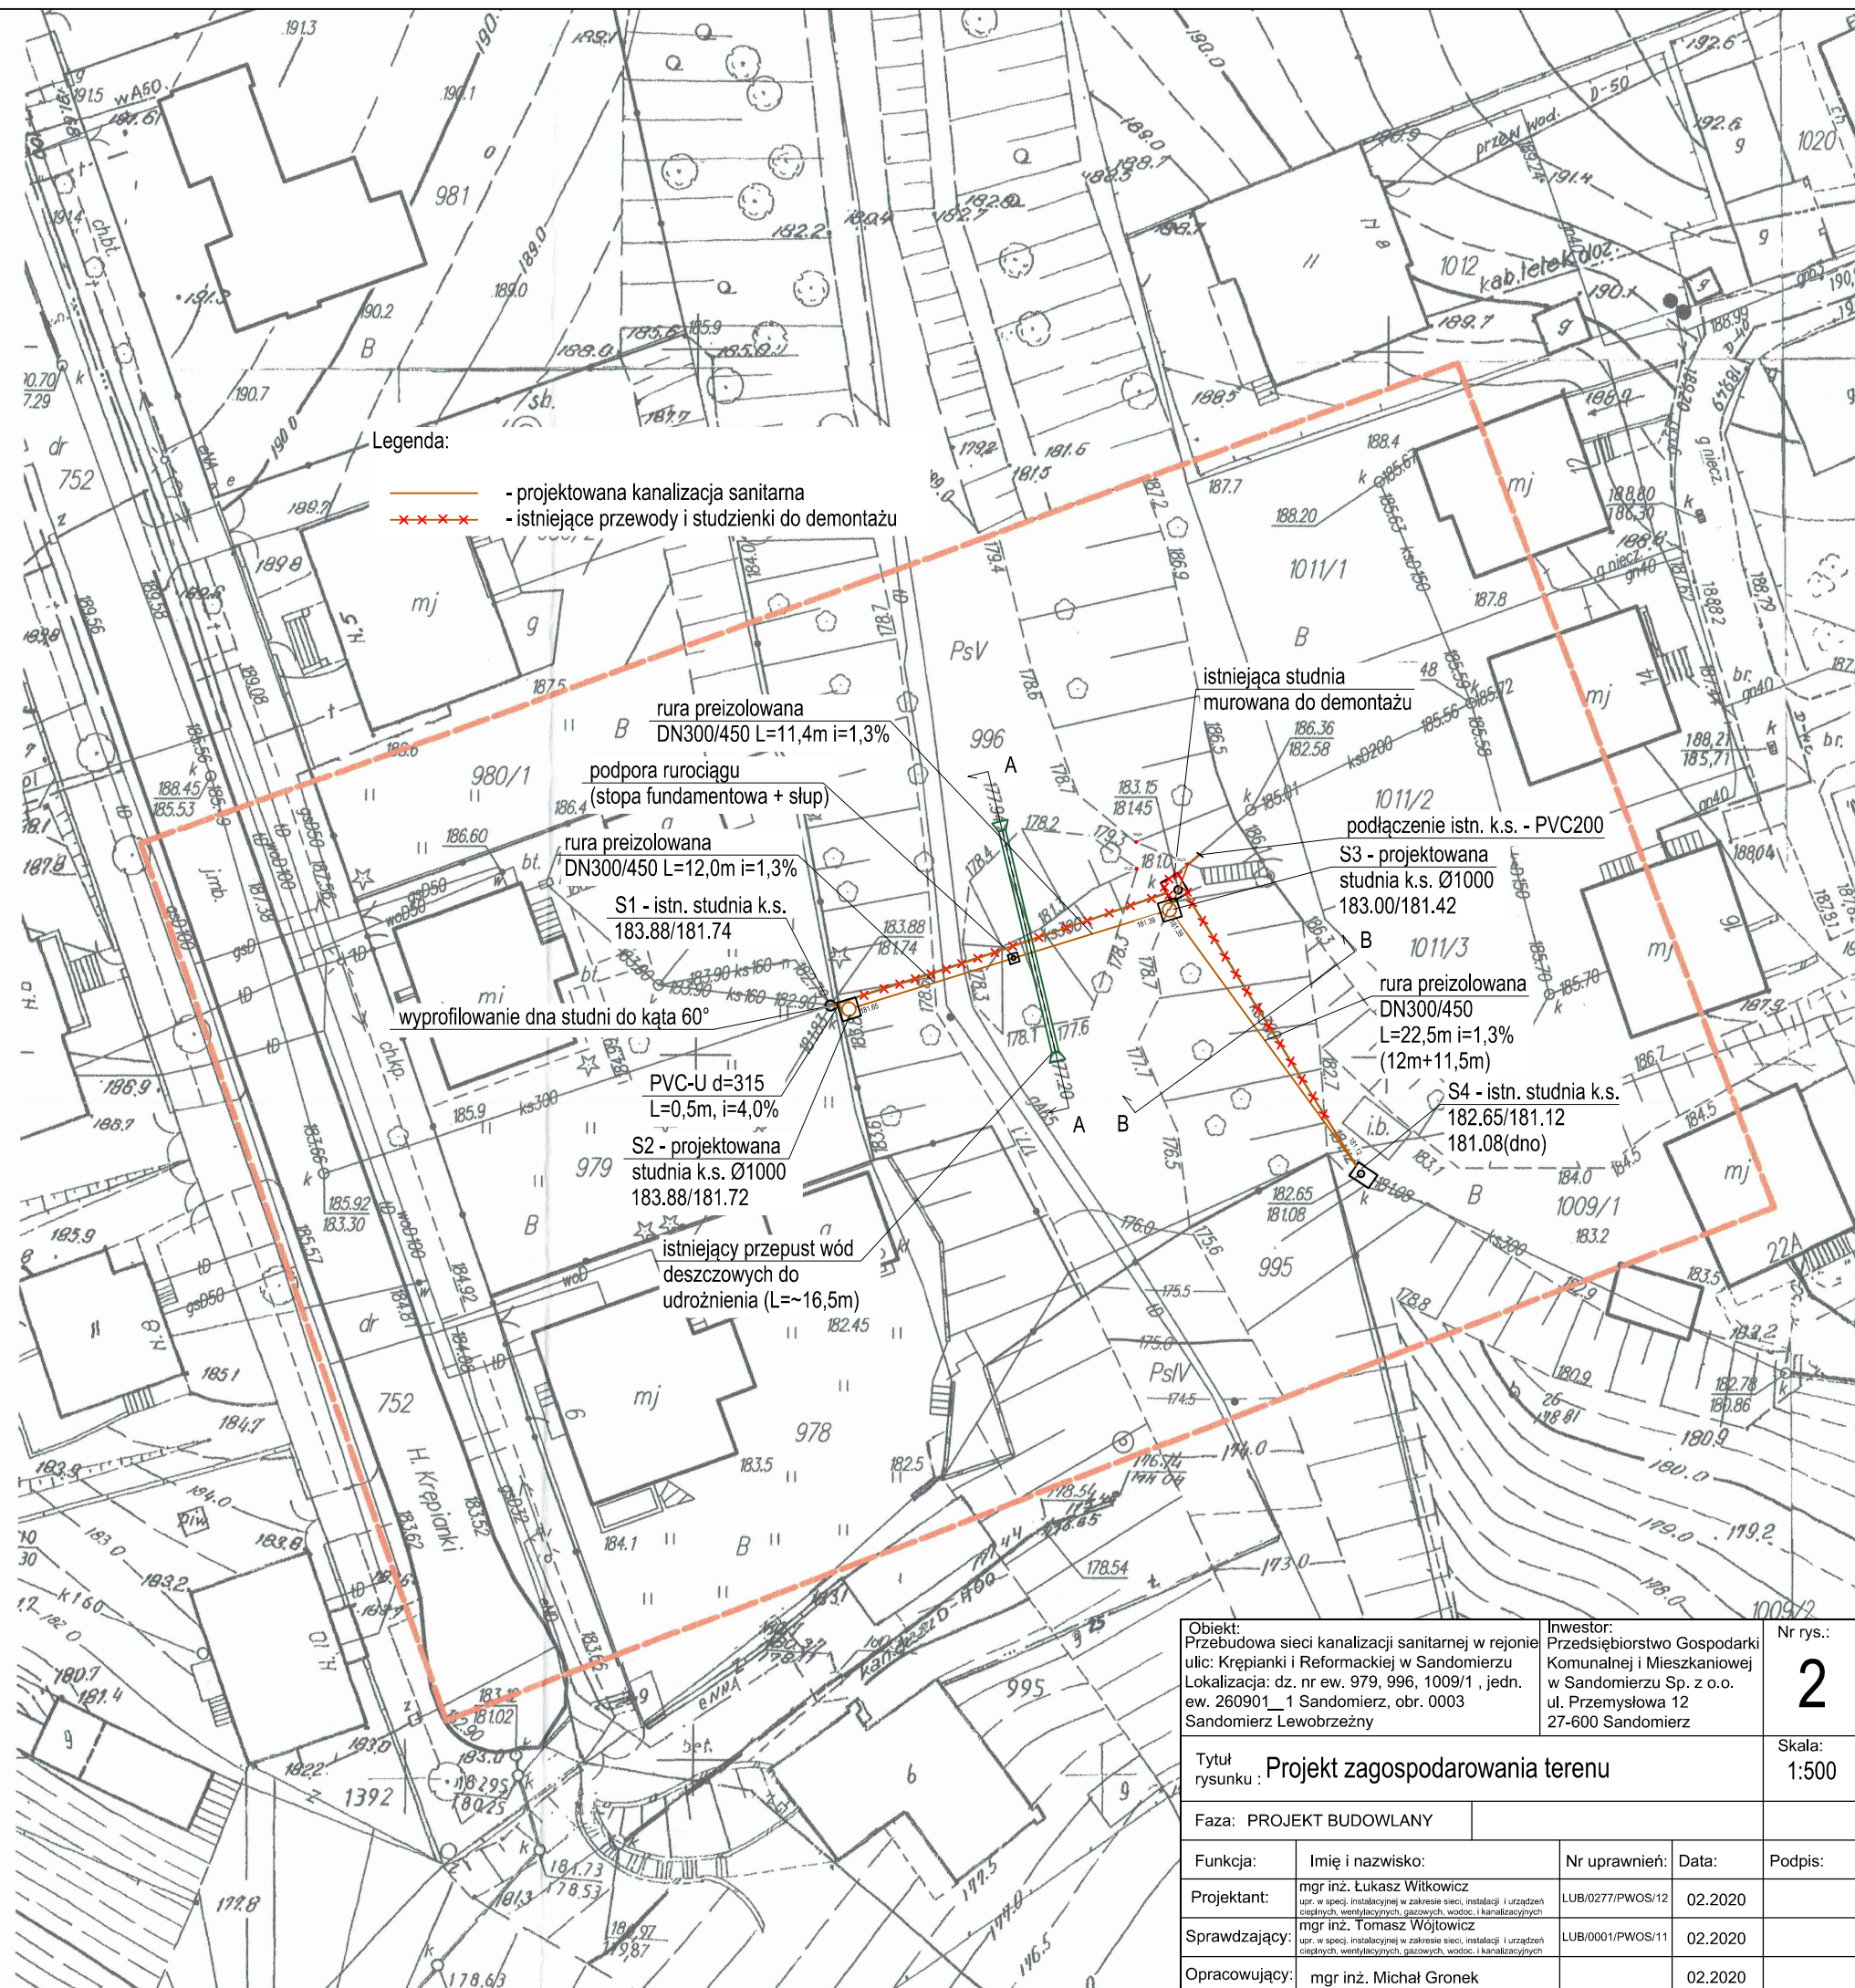

<p>Objekt: Przebudowa sieci kanalizacji sanitarnej w rejonie ulic: Krepianki i Reformackiej w Sandomierzu Lokalizacja: dz. nr ew. 979, 996, 1009/1, jedn. ew. 260901_1 Sandomierz, obr. 0003 Sandomierz Lewobrzeżny</p>	<p>Inwestor: Przedsiębiorstwo Gospodarki Komunalnej i Mieszkaniowej w Sandomierzu Sp. z o.o. ul. Przemysłowa 12 27-600 Sandomierz</p>	<p>Nr rys.: 2</p>
---	--	-----------------------------------

Tytuł rysunku: Projekt zagospodarowania terenu	Skala: 1:500
--	--------------

Faza: PROJEKT BUDOWLANY		
-------------------------	--	--

Funkcja:	Imię i nazwisko:	Nr uprawnień:	Data:	Podpis:
----------	------------------	---------------	-------	---------

Projektant:	mgr inż. Łukasz Witkowiec upr. w specj. instalacyjnej w zakresie sieci, instalacji i urządzeń ciepłotnych, wentylacyjnych, gazowych, wodoc. i kanalizacyjnych	LUB/0277/PWOS/12	02.2020	
-------------	---	------------------	---------	--

Sprawdzający:	mgr inż. Tomasz Wójtowicz upr. w spec. instalacyjnej w zakresie sieci, instalacji i urządzeń ciepłych, wentylacyjnych, gazowych, wodoc. i kanalizacyjnych	LUB/0001/PWOS/11	02.2020

Opracowujący:	mgr inż. Michał Gronek	02.2020
---------------	------------------------	---------

MAPA DO CELÓW PROJEKTOWYCH

Skala: 1:500
Ark. mapy: 7.139.27.18.4.2
Woj.: świętokrzyskie
Powiat: sandomierski
Gmina: 260901_1 Sandomierz
Obręb: 260901_1.0003 Sandomierz Lewobrzeżny
Obiekt: dz. 996 i inne

ID prac: GK.6640.1535.2019
Układ współrzędnych prostokątnych płaskich: PL-2000/7
Układ wysokości: PL-KRON86-NH

W aktualizowanym obszarze nie wyklucza się istnienia innych niezainwentaryzowanych elementów uzbrojenia podziemnego.

W aktualizowanym zakresie nie badano służebności gruntowych.

Obszar aktualizacji zaznaczono kolorem czerwonym.

Mapę wykonał:


USŁUGI GEODEZYJNE
inż. Dawid Wojas
ul. gen. J. Bema 144, 39-400 Tarnobrzeg
NIP 867-220-26-36 REGON 363848915
tel. 782-412-280 e-mail: dawidwojas@o2.pl

GEODETA UPRAWNIONY
mgr inż. Dawid Czarnecki
Nr świadectwa 22979
ul. Czachowskiego 17/17, 27-600 Sandomierz
tel. 883 485 118 e-mail: dawidczarnecki@onet.pl

Tarnobrzeg, dn. 08.01.2020 r.

Poświadczam, że niniejszy dokument został opracowany w wyniku prac geodezyjnych i kartograficznych, których rezultaty zawiera operat techniczny wpisany do ewidencji materiałów państwowego zasobu geodezyjnego i kartograficznego	
Organ prowadzący państwowy zasób geodezyjny i kartograficzny	Starosta Sandomierski
Identyfikator ewidencyjny materiału zasobu - operat techniczny	P. 2609.2020.118
Data wpisania operatu technicznego do ewidencji materiałów zasobu	21.01.2020
Imię, nazwisko i podpis osoby reprezentującej organ	Z up. STAROSTY

KIEROWNIK POWIATOWEGO OŚRODKA Dokumentacji Geodezyjnej i Kartograficznej
mgr inż. Piotr Prześniowski

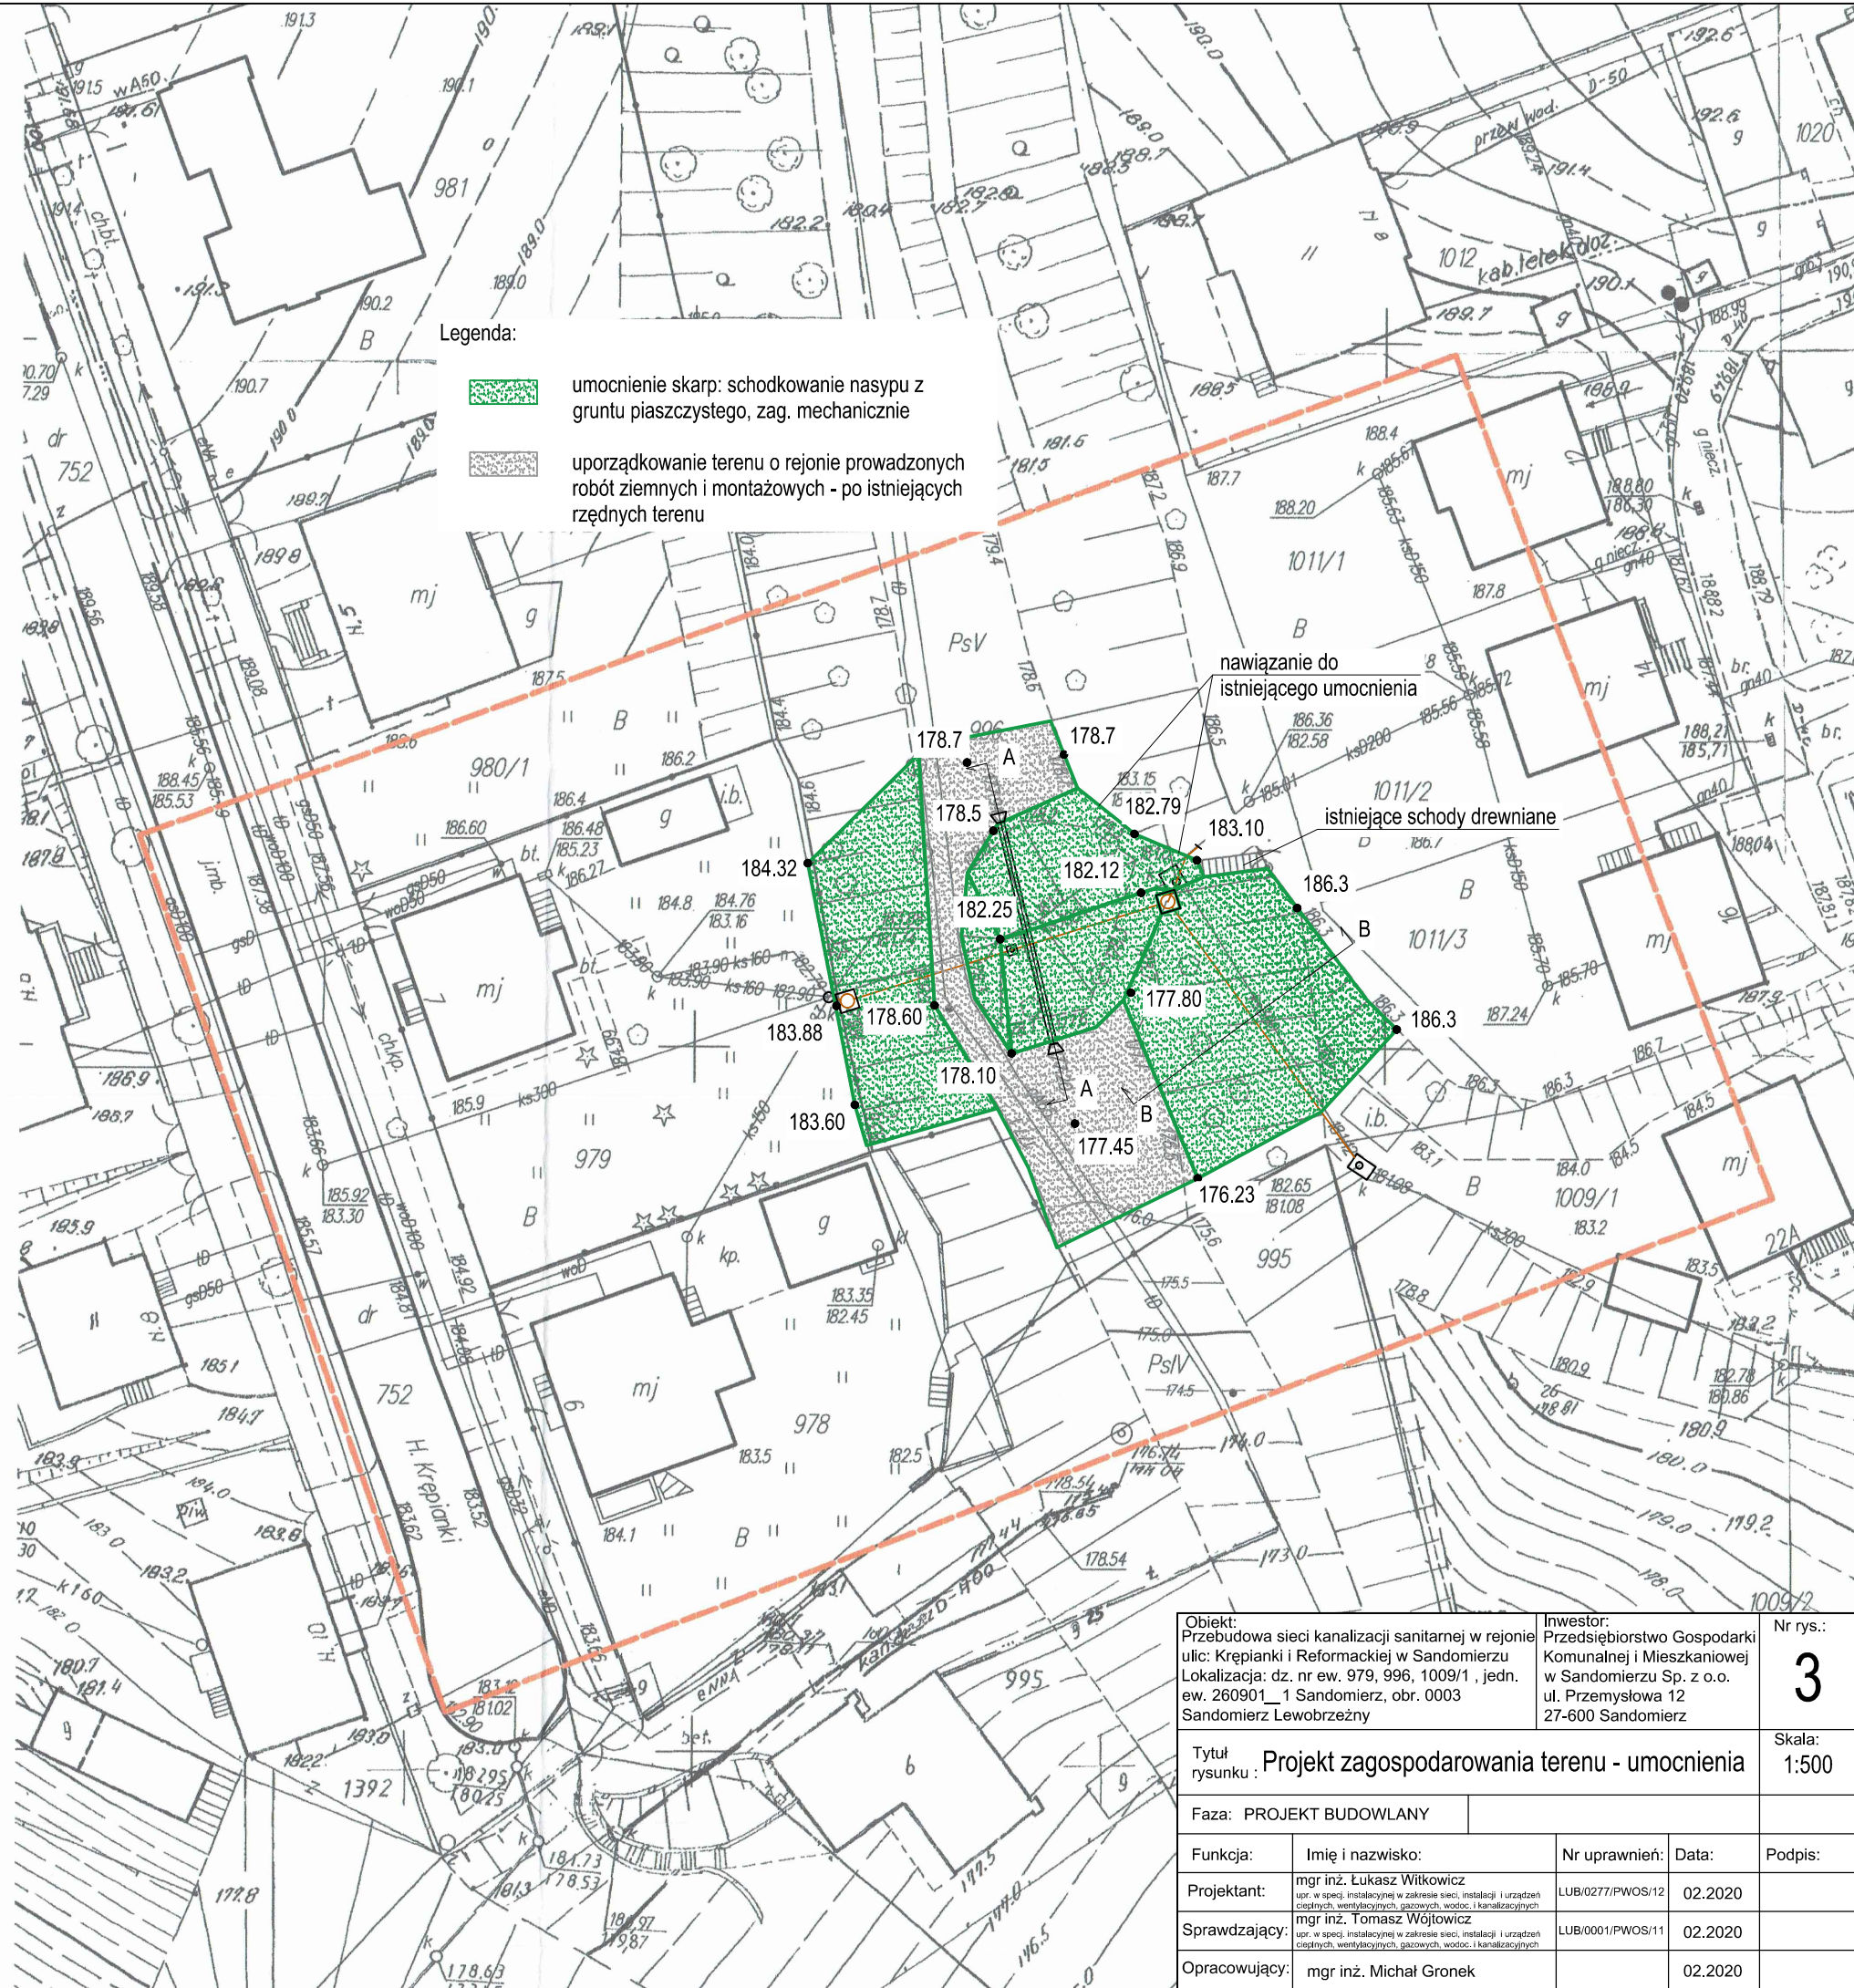

Obiekt: Przebudowa sieci kanalizacji sanitarnej w rejonie ulic: Krępianki i Reformackiej w Sandomierzu Lokalizacja: dz. nr ew. 979, 996, 1009/1, jedn. ew. 260901_1 Sandomierz, obr. 0003 Sandomierz Lewobrzeżny		Inwestor: Przedsiębiorstwo Gospodarki Komunalnej i Mieszkaniowej w Sandomierzu Sp. z o.o. ul. Przemysłowa 12 27-600 Sandomierz		Nr rys.: 3
Tytuł rysunku : Projekt zagospodarowania terenu - umocnienia				Skala: 1:500
Faza: PROJEKT BUDOWLANY				
Funkcja:	Imię i nazwisko:	Nr uprawnień:	Data:	Podpis:
Projektant:	mgr inż. Łukasz Witkiewicz upr. w spec. instalacyjnej w zakresie sieci, instalacji i urządzeń cieplnych, wentylacyjnych, gazowych, wodociąg. i kanalizacyjnych	LUB/0277/PWOS/12	02.2020	
Sprawdzający:	mgr inż. Tomasz Wójcicki upr. w spec. instalacyjnej w zakresie sieci, instalacji i urządzeń cieplnych, wentylacyjnych, gazowych, wodociąg. i kanalizacyjnych	LUB/0001/PWOS/11	02.2020	
Opracowujący:	mgr inż. Michał Groniek		02.2020	